

ООО «Техпрокон»

СПб ГБУЗ «Городская поликлиника № 60  
Пушкинского района»  
Санкт-Петербург, пос. Шушары, ул. Валдайская,  
д. 4, к.1, стр.1, пом. 1-Н

ПРОЕКТНО-СМЕТНАЯ ДОКУМЕНТАЦИЯ

на капитальный ремонт помещений для размещения рентгеновского аппарата  
в поликлиническом отделении поселка Шушары

Раздел 5

Сведения об инженерном оборудовании, о сетях инженерно-технического  
обеспечения, перечень инженерно-технических мероприятий, содержание  
технологических решений

Подраздел 5.5

Сети связи

ШИФР: 16/24-ИОС5

Генеральный директор



Малышев П.П.

Санкт-Петербург  
2024 г.

Инв. № подл.	Подп. и дата..	Взам. инв. №	Инв. № дубл	Подп. и дата

Инв. № подл.	Подп. и дата	Взам. инв. №	Инв. № дубл	Подп. и дата

СОСТАВ ПРОЕКТА

Номер раздела, подраздела	Обозначение	Наименование	Примечание
Раздел 1	16/24-ПЗ	Пояснительная записка. Исходно-разрешительная документация	
Раздел 3	16/24-АР	Архитектурные решения	
Раздел 4	16/24-КР	Конструктивные и объемно-планировочные решения	
Подраздел 5	16/24	«Сведения об инженерном оборудовании, о сетях инженерно-технического обеспечения, перечень инженерно-технических мероприятий, содержание технологических решений»	
Подраздел 5.1	16/24-ИОС1	«Система электроснабжения»	
Подраздел 5.2, 5.3	16/24-ИОС2,3	«Система водоснабжения», «Система водоотведения»	
Подраздел 5.4	16/24-ИОС4	«Отопление, вентиляция и кондиционирование воздуха, тепловые сети»	
Подраздел 5.5	16/24-ИОС5	«Сети связи»	
Подраздел 5.7	16/24-ИОС7	«Технологические решения»	
Подраздел 5.8	16/24-ИОС8	«Мероприятия по обеспечению доступа инвалидов»	
Подраздел 5.9	16/24-ИОС9	«Мероприятия по обеспечению требований энергетической эффективности и требований оснащенности зданий, строений и сооружений приборами учета используемых энергетических ресурсов»	
Раздел 6	16/24-ПОС	«Проект организации строительства»	
Раздел 9	16/24-МПБ	«Мероприятия по обеспечению пожарной безопасности»	
Раздел 11	16/24-СМ	«Смета на строительство объектов капитального строительства»	

						16/24-ИОС5				
						СПб ГБУЗ «Городская поликлиника № 60 Пушкинского района» Санкт-Петербург, пос. Шушары, ул. Валдайская, д. 4, к.1, стр.1, пом. 1-Н				
Изм.	Колуч	Лист	№док	Подп	Дата	Капитальный ремонт помещений для размещения рентгеновского аппарата в поликлиническом отделении поселка Шушары		Стадия	Лист	Листов
ГИП	Мальшев							П	2	
ГАП	Комарова					Общие данные		ООО «Техпрокон»		
Проверил										
Разраб.	Мальшев									
Исполнит.	Иванов									

## СОДЕРЖАНИЕ РАЗДЕЛА 5.5

[illegible]

Технические решения, принятые в рабочих чертежах, соответствуют требованиям экологических, санитарно-гигиенических, противопожарных и других норм, действующих на территории Российской Федерации, и обеспечивают безопасную для жизни и здоровья людей эксплуатацию объекта при соблюдении предусмотренных рабочими чертежами мероприятий.

Главный инженер проекта

Малышев П.П.



					16/24- ИОС5	Лист
						3
Изм.	Лист	№ докум.	Подп.	Дата		

ПОЯСНИТЕЛЬНАЯ ЗАПИСКА

Рентгенодиагностический кабинет подключён к информационной и телефонной сетям поликлинического отделения. Дополнительно в кабинете устанавливаются розетки локальной и телефонной связи рядом с рабочим местом рентгенолаборанта.

Инв. № подл.	Подп. и дата.	Взам. инв. №	Инв. № дубл	Подп. и дата						Лист
										4
					Изм.	Лист	№ докум.	Подп.	Дата	16/24- ИОС5


Согласовано

Взам. инв. №

Подп. и дата

Инв. № подл.

ПЛАН ПЕРВОГО ЭТАЖА

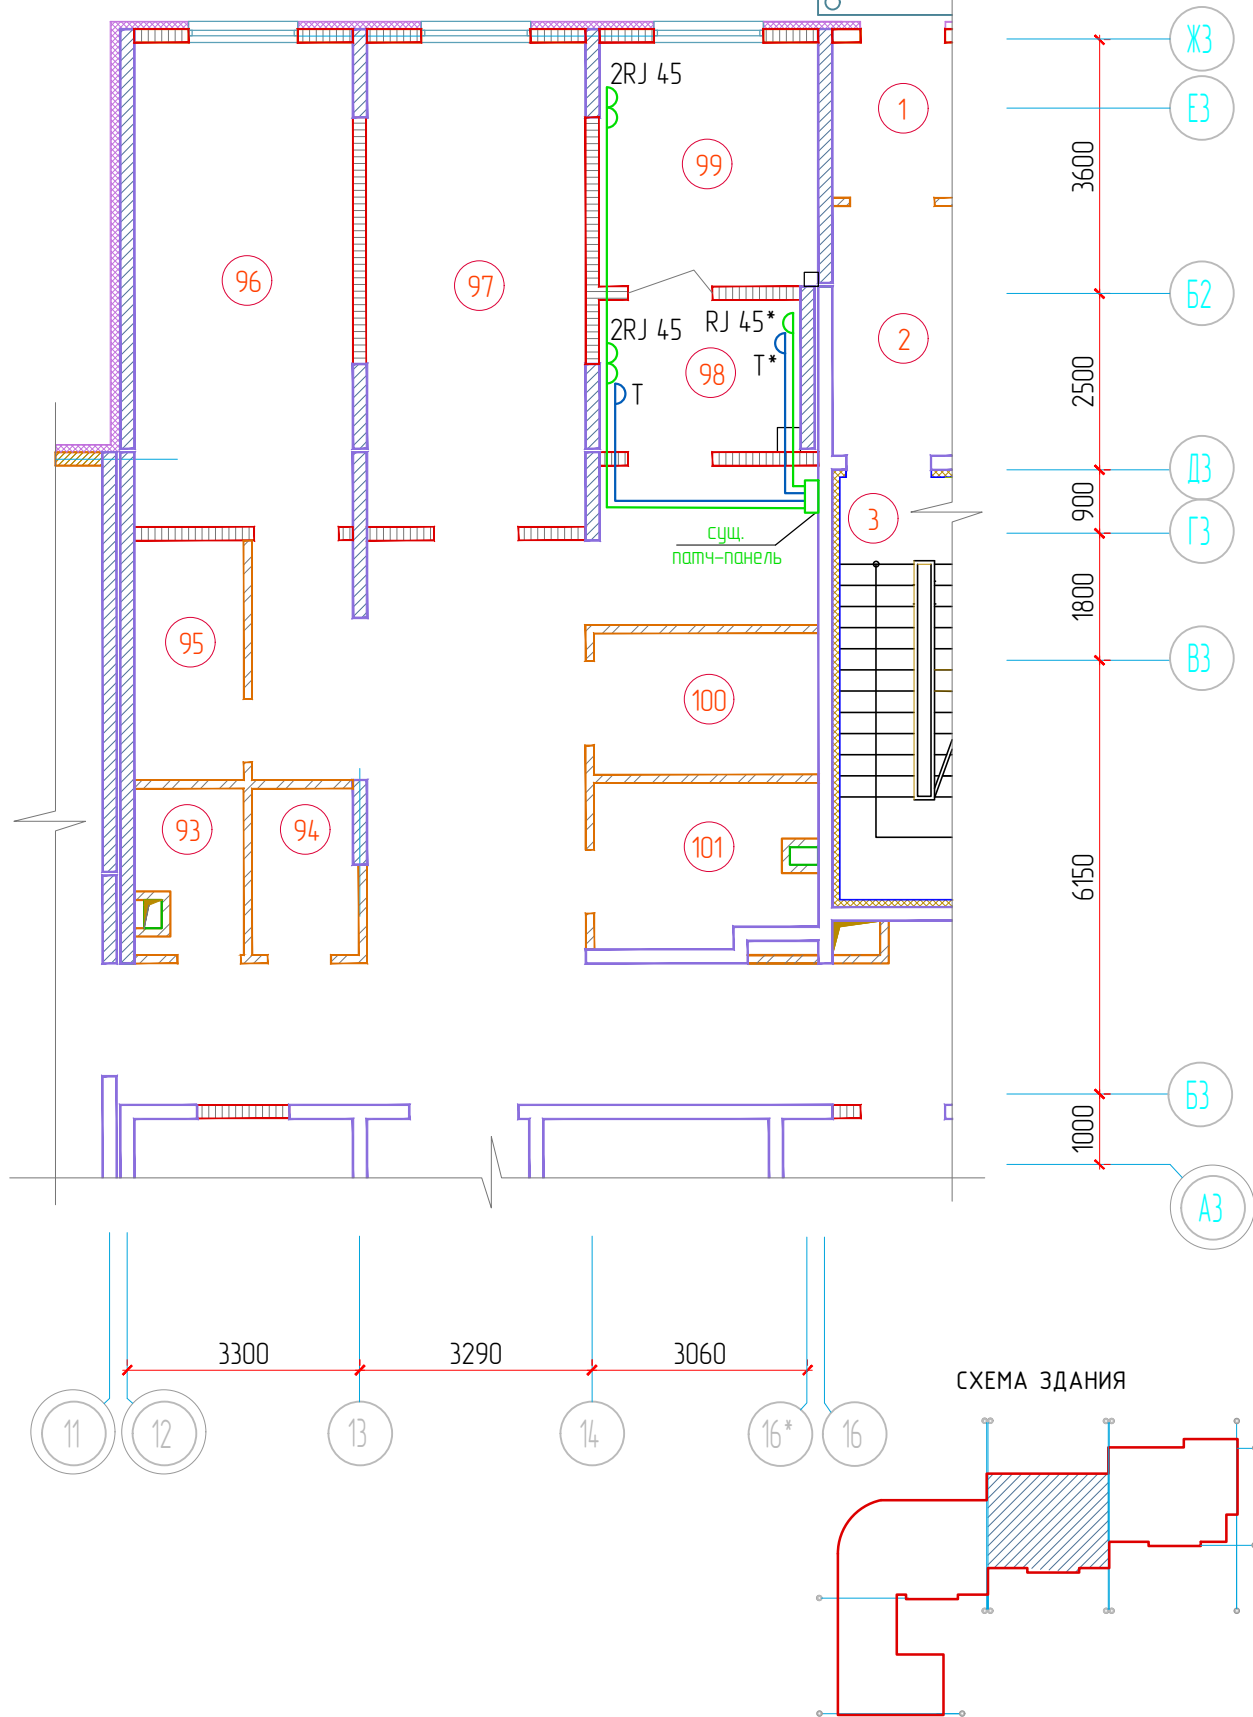

ЭКСПЛИКАЦИЯ ПОМЕЩЕНИЙ

Номер помещ.	Наименование	Площадь помещ.,м <sup>2</sup>	Кат. пом.
1	Тамбур		
2	Тамбур		
3	Тамбур		
93	Санузел женский		
94	Санузел мужской		
95	Кладовая вспомогательных материалов		
96	Кабинет врача-стоматолога		
97	Кабинет врача-стоматолога		
98	Комната управления рентгенодиагностического кабинета	6,1	
99	Процедурная рентгенодиагностического кабинета	10,5	
100	Помещение уборочного инвентаря		
101	Санузел для МГН		

УСЛОВНЫЕ ОБОЗНАЧЕНИЯ

T	Розетка телефонная h=900 мм от у.ч.п. (сущ.)
RJ 45	Розетка RJ сему Ethernet h=900 мм от у.ч.п. (сущ.)
T*	Розетка телефонная h=900 мм от у.ч.п. (проект.)
RJ 45*	Розетка RJ сему Ethernet h=900 мм от у.ч.п. (проект.)

						16/24-ИОС5			
						СПб ГБУЗ «Городская поликлиника № 60 Пушкинского района» по адресу: Санкт-Петербург, пос. Шушары, ул. Валдайская, д. 4, к.1, стр.1, пом. 1-Н			
Изм.	Кол.	Лист	№ док.	Подпись	Дата	Размещение рентгеновского аппарата	Стадия	Лист	Листов
ГИП		Малышев					П	1	
ГАП		Комарова				План первого этажа. Сети связи. Телефонная линия			
ГИП		Малышев				000 "Техпрокон"			
ГАП		Иванов							

[illegible]

						16/24-ИОС5.СО			
						СПД ГБУЗ «Городская поликлиника № 60 Пушкинского района» по адресу: Санкт-Петербург, пос. Шушары, ул. Валдайская, д. 4, к.1, стр.1, пом. 1-Н			
Изм.	Кол.	Лист	№ док	Подпись	Дата	Размещение рентгеновского аппарата	Стадия	Лист	Листов
ГИП		Малышев П.П.					П	1	1
ГАП		Комарова С.В.							
Проверил		Иванов Ю.И.				Спецификация сетей связи и телефонной линии	ООО «Техпрокон»		
Разраб.		Малышев П.П.							